



- LEGENDA:**
- CO 1 PION C.O.
 - ZASILANIE C.O.
 - - - POWROT C.O.
 - 16x2,0 ŚREDNICA PRZEWODU
 - NR POMIESZCZENIA, OBLICZENIOWA TEMPERATURA W POMIESZCZENIU, STRATY CIEPŁA POMIESZCZENIA
 - 22K/600 SYMBOL GRZEJNIKA
 - 1000 mm TYP/WYSOKOŚĆ [DŁUGOŚĆ]
 - zaw. termost. 2,00 DN15 ZAWÓR TERMOSTATYCZNY Z NASTAWĄ WSTĘPNĄ
 - zaw. równoważący 2,10 obr. DN15 ZAWÓR RÓWNOWAŻĄCY
 - CH ZAWÓR ODCINAJĄCY

Magdalena Ochrymowicz SAN-PROJEKT ul. Czarnogórska 10/3, 30-638 Kraków			
Temat:	Opracowanie dokumentacji projektowej dla wykonania robót remontowych instalacji centralnego ogrzewania w budynku Urzędu Skarbowego w Zawierciu		
Obiekt:	URZĄD SKARBOWY W ZAWIERCIU ul. Leśna 8, 42-400 Zawiercie		
Inwestor:	Skarb Państwa - Izba Administracji Skarbowej w Katowicach, ul. Dąmrota 25, 40- 022 Katowice	Data:	12.2019
Projektant:	mgr inż. Paweł Ochrymowicz	MAP/0442/PWOS/10	Podpis:
Sprawdzający:	mgr inż. Anna Kufel	MAP/0247/PWOS/12	
Opracował:	mgr inż. Magdalena Ochrymowicz mgr inż. Michał Mroczkowski		
Tytuł rysunku:	Instalacja centralnego ogrzewania. Rzut piwnic.		Skala: 1:100
Część rys.:	1/1	Branża: Sanitarna	Faza projektu: PROJEKT WYKONAWCZY
<small>Projekt chroniony prawami autorskimi - © U 1994 N24 poz. 83. Wszelkie prawa zastrzeżone / All rights reserved. Powielanie, rozpowszechnianie, wykorzystanie, wprowadzanie zmian bez zgody posiadacza praw autorskich jest zabronione.</small>			

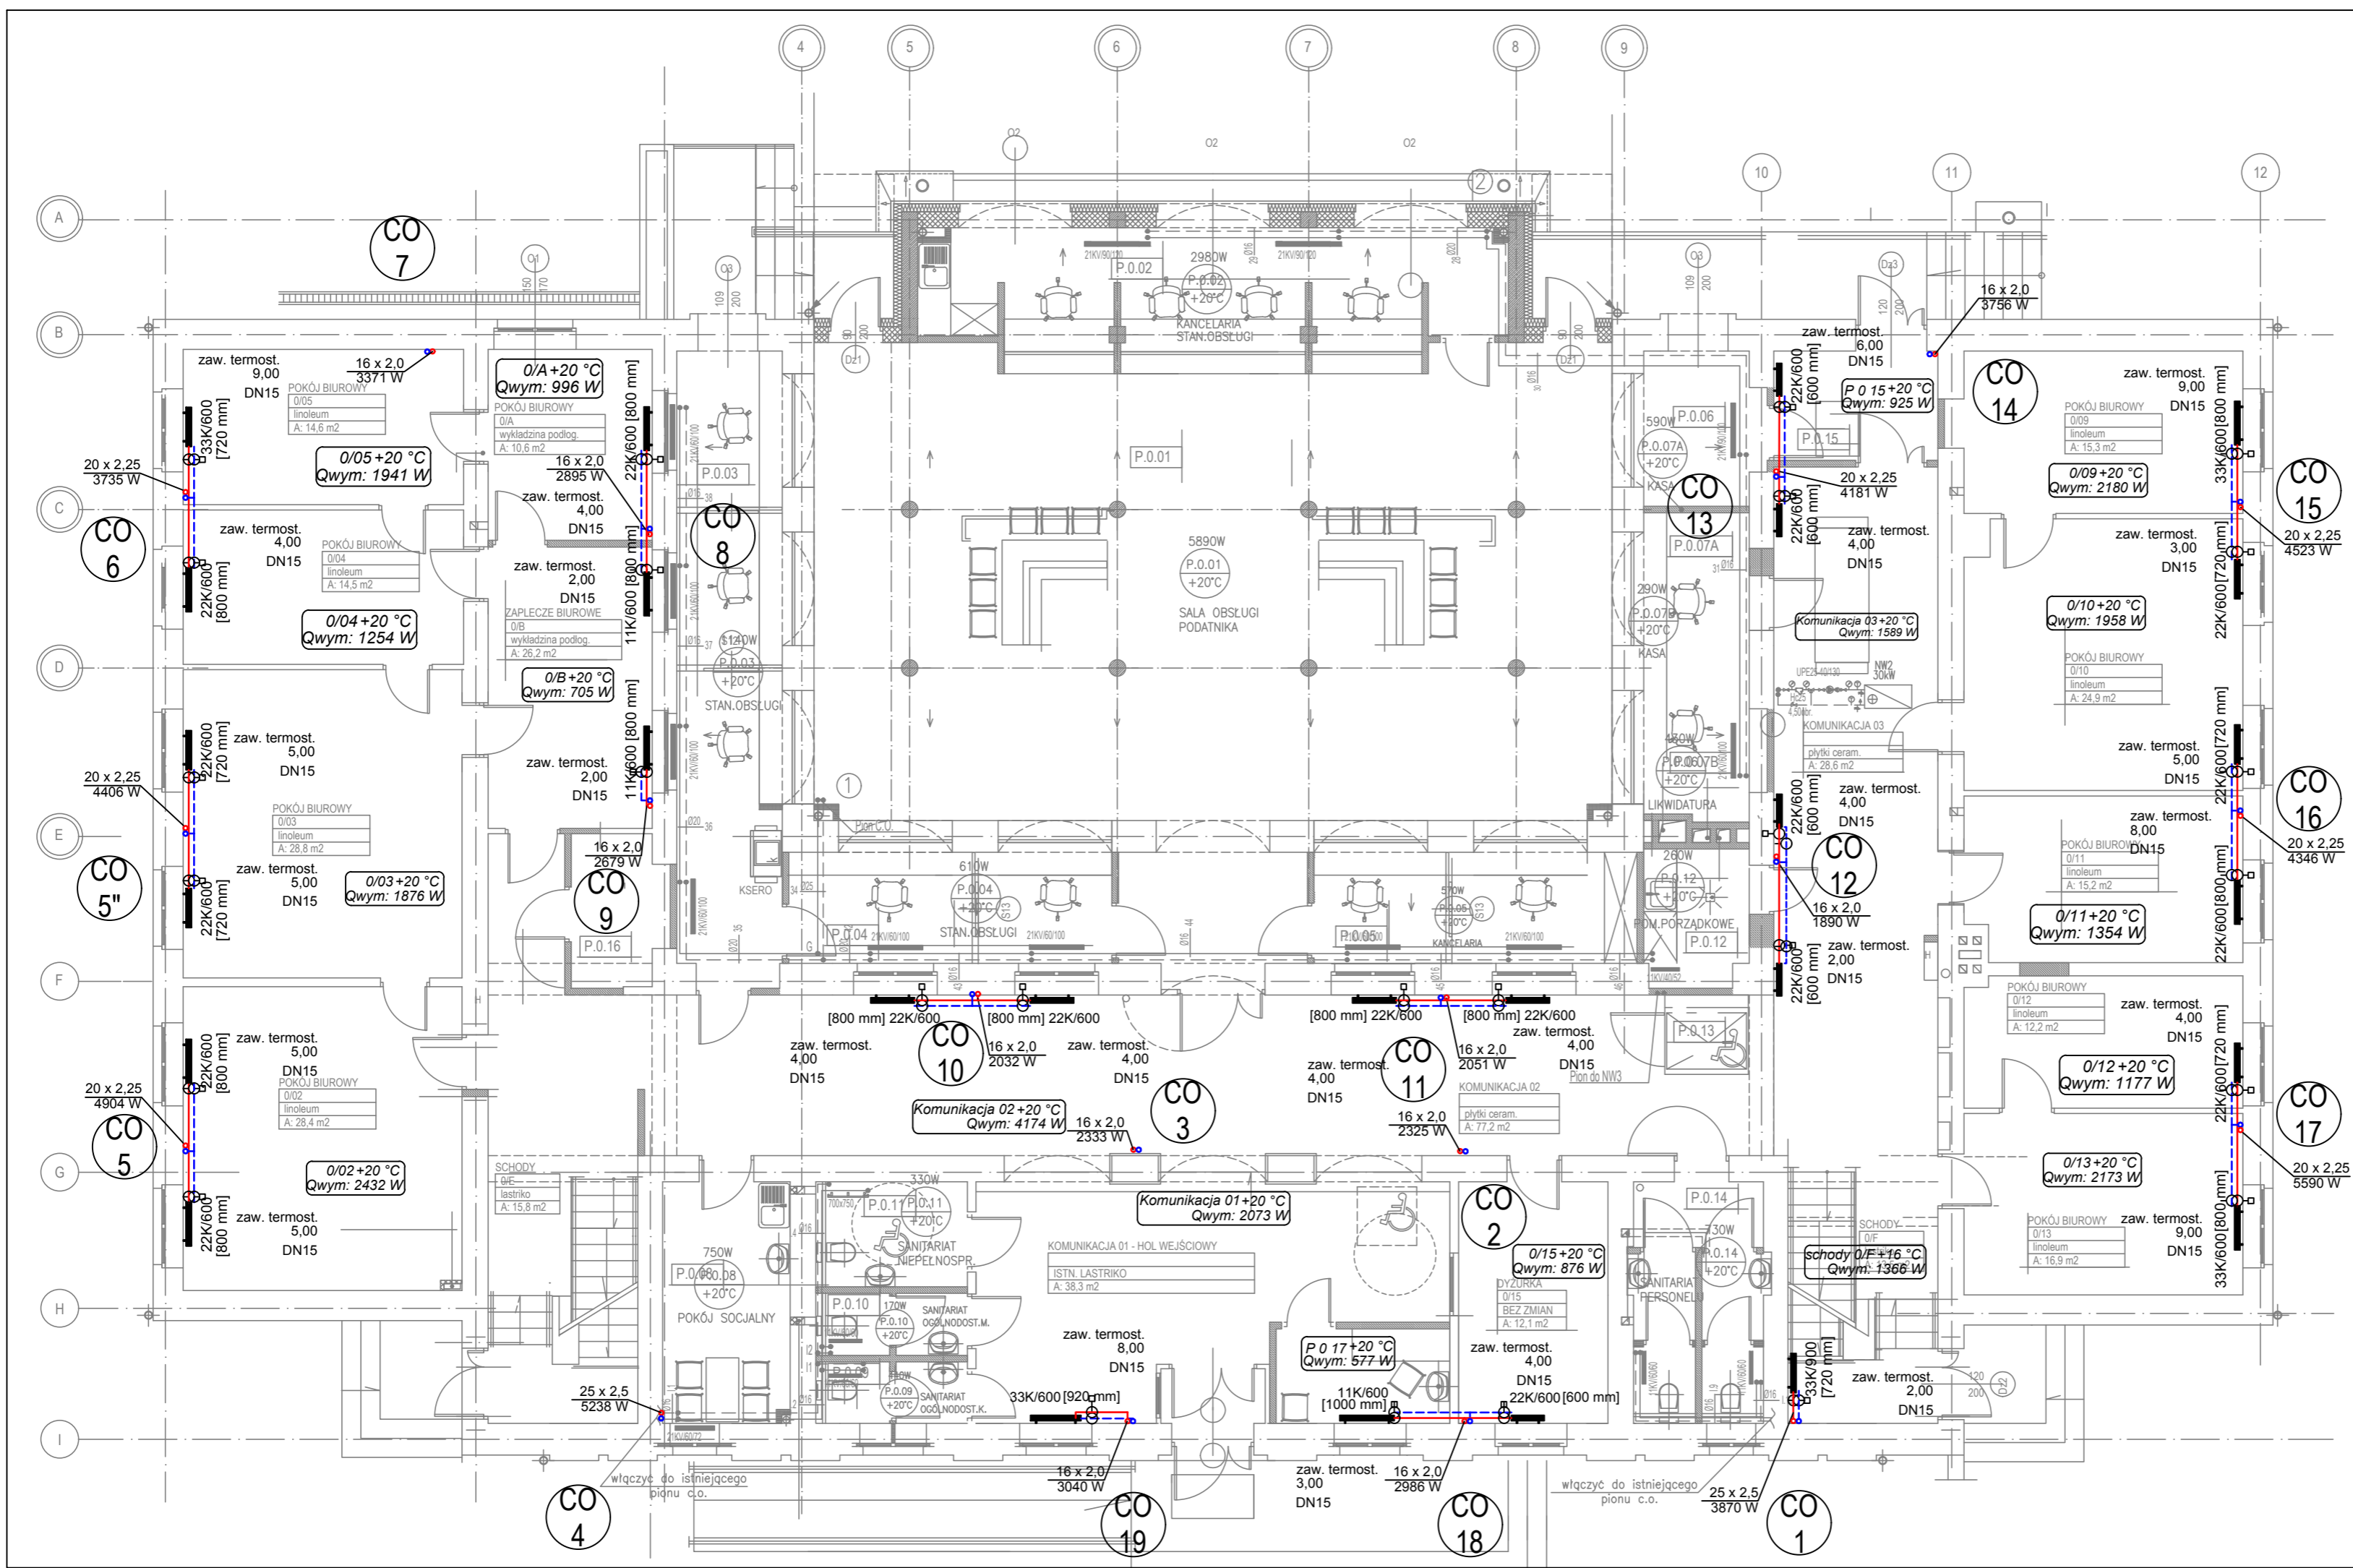

- LEGENDA:**
- CO 1 PION C.O.
 - ZASILANIE C.O.
 - - - POWRÓT C.O.
 - 16x2,0 ŚREDNICA PRZEWODU
 - NR POMIESZCZENIA, OBLICZENIOWA TEMPERATURA W POMIESZCZENIU, STRATA CIEPŁA POMIESZCZENIA
 - 22K/600 SYMBOL GRZEJNIKA
 - 1000 mm TYP/WYSOKOŚĆ [DŁUGOŚĆ]
 - zaw. termost. 2,00 ZAWÓR TERMOSTATYCZNY
 - DN15 Z NASTAWĄ WSTĘPNĄ
 - zaw. równoważący 2,10 obr. DN15 ZAWÓR RÓWNOWAŻĄCY
 - ZAWÓR ODCINAJĄCY


Magdalena Ochrymowicz SAN-PROJEKT ul. Czarnogórska 10/3, 30-638 Kraków			
Temat:	Opracowanie dokumentacji projektowej dla wykonania robót remontowych instalacji centralnego ogrzewania w budynku Urzędu Skarbowego w Zawierciu		
Obiekt:	URZĄD SKARBOWY W ZAWIERCIU ul. Leśna 8, 42-400 Zawiercie		
Investor:	Skarb Państwa - Izba Administracji Skarbowej w Katowicach, ul. Damrota 25, 40-022 Katowice	Data:	12.2019
Projektant:	mgr inż. Paweł Ochrymowicz	MAP/0442/PWOS/10	Numer uprawnień: Poopis:
Sprawdzający:	mgr inż. Anna Kufel	MAP/0247/PWOS/12	
Opracowali:	mgr inż. Magdalena Ochrymowicz mgr inż. Michał Mroczkowski		
Tytuł rysunku:	Instalacja centralnego ogrzewania. Rzut parteru.		Skala: 1:100
Część rys.:	1/1	Brana:	Faza projektu: PROJEKT WYKONAWCZY
<small>Projekt chroniony prawami autorskimi - © UJ 1994-2024 pcc. BZ. Wszelkie prawa zastrzeżone. All rights reserved. Powielanie, rozpowszechnianie, wykorzystanie, wprowadzanie zmian bez zgody posiadacza praw autorskich jest zabronione.</small>			

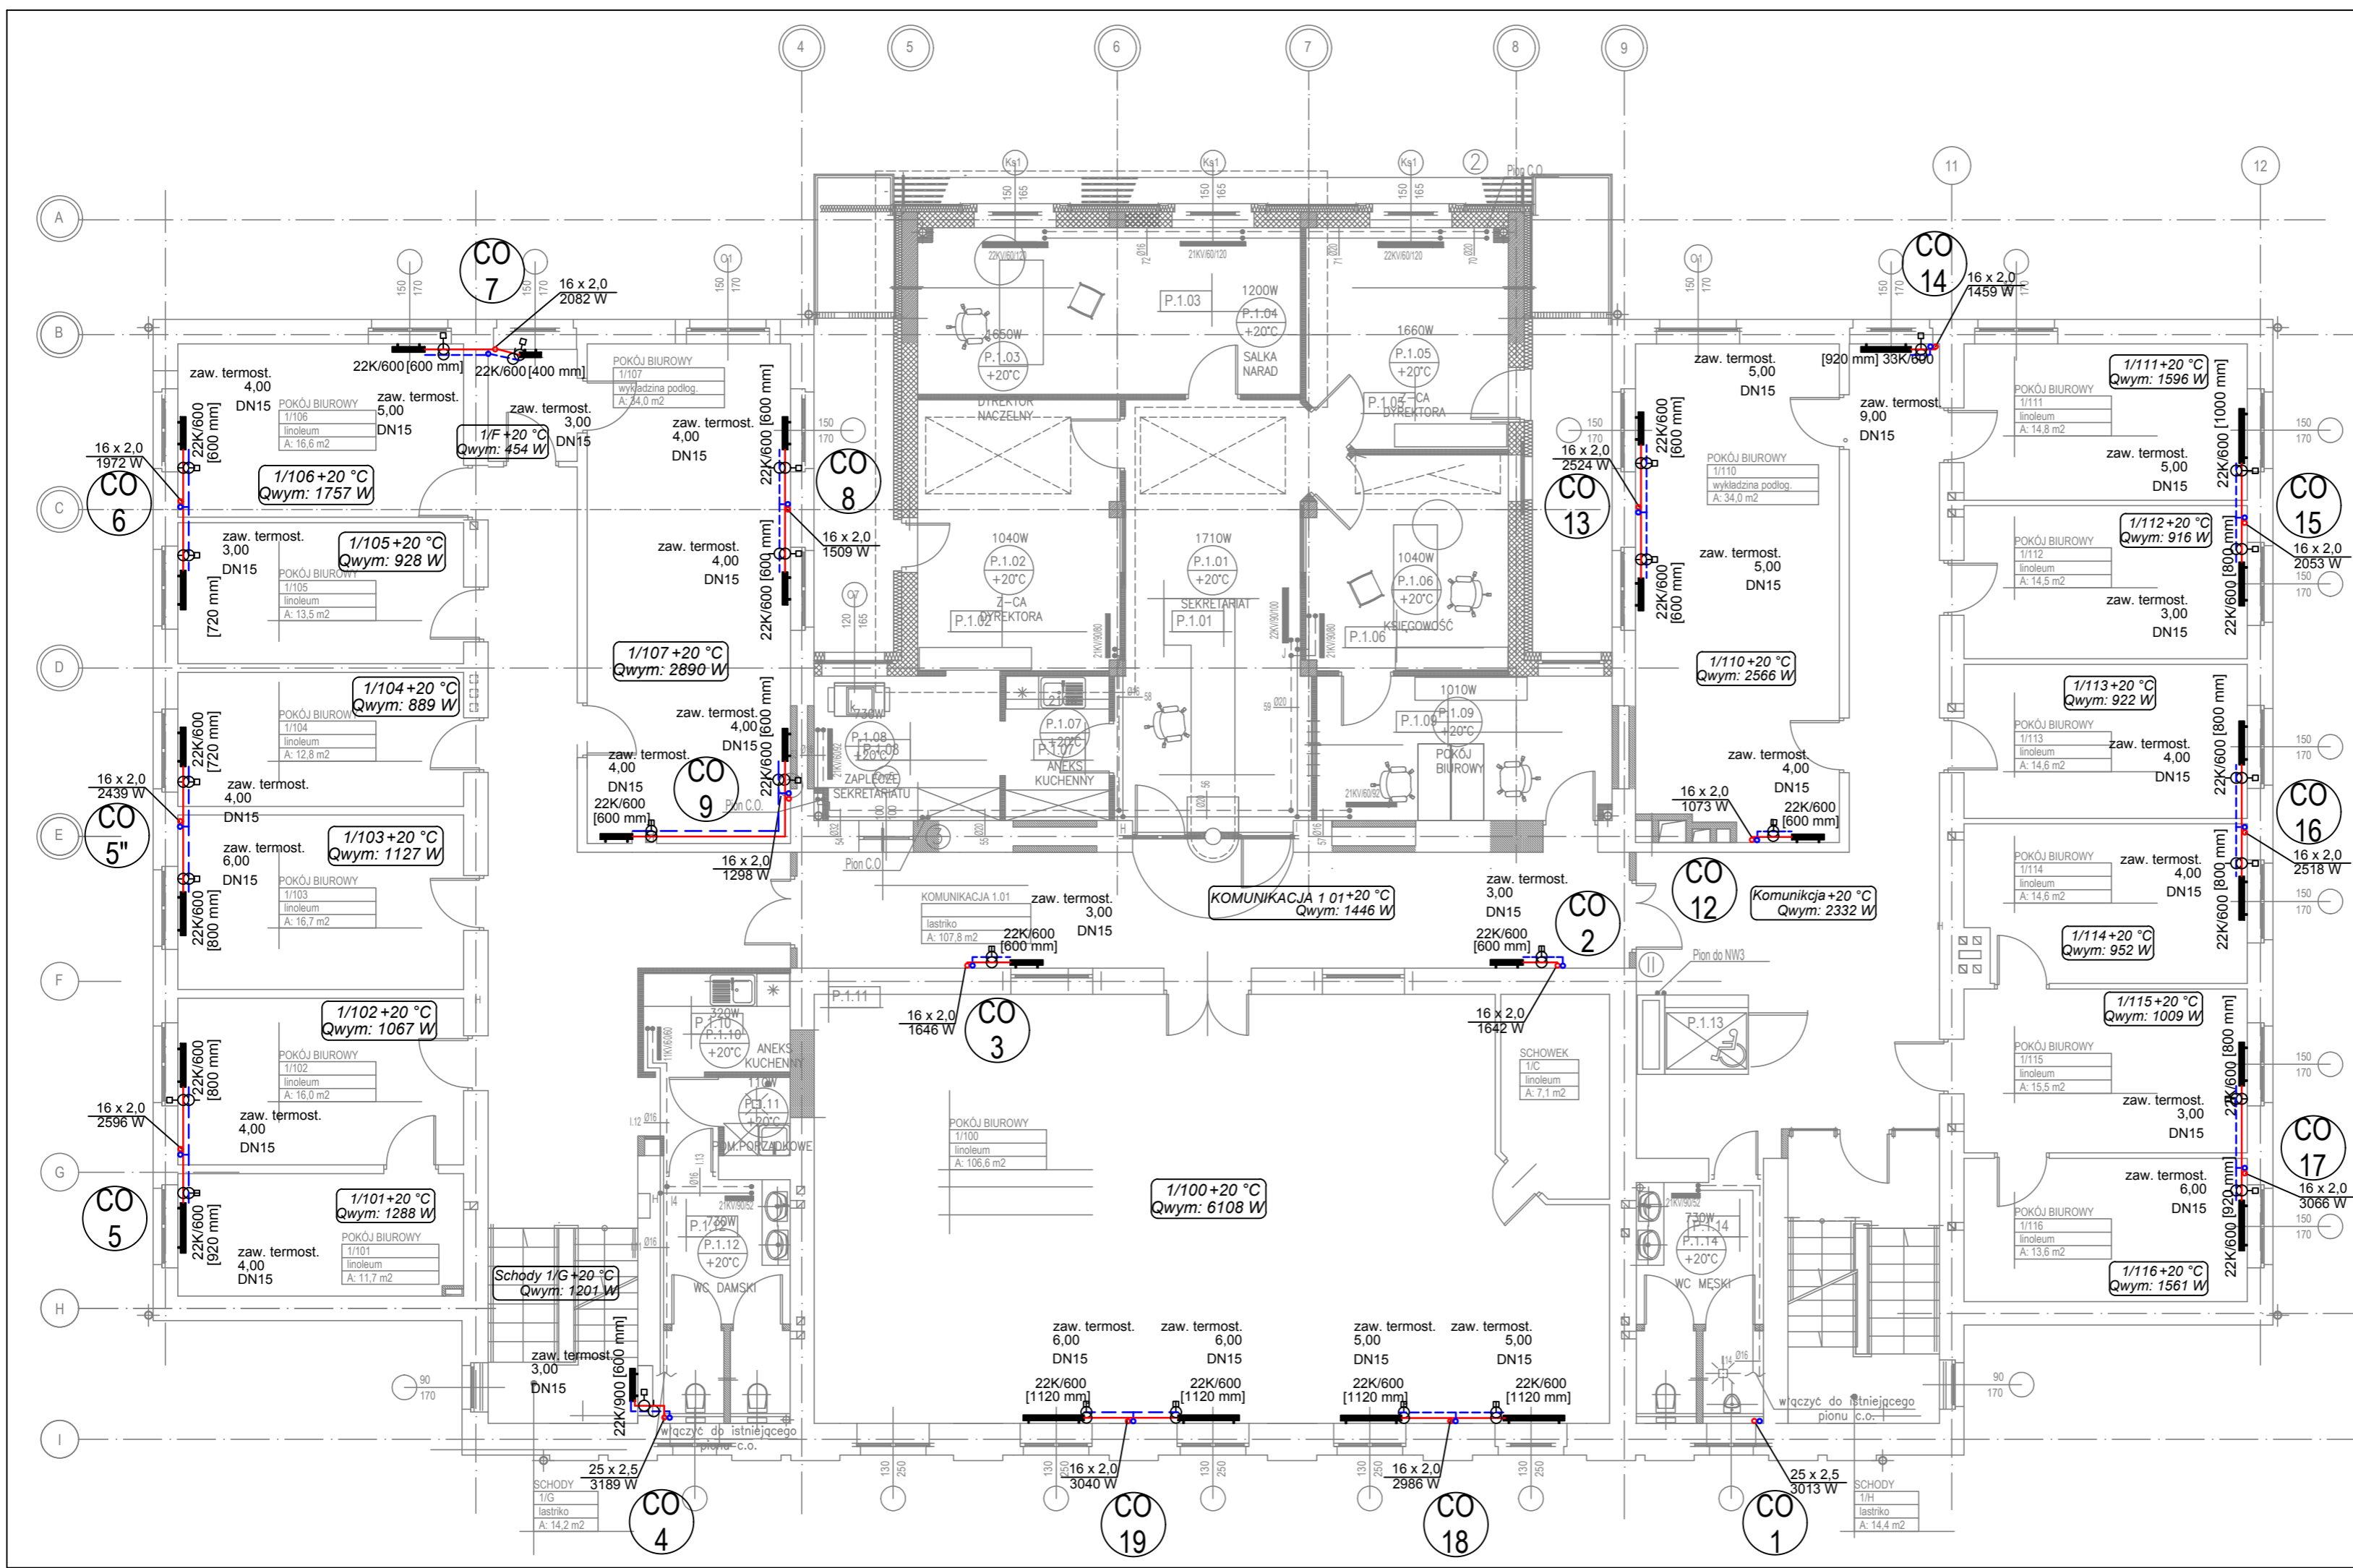

- LEGENDA:**
- CO 1 PION C.O.
 - ZASILANIE C.O.
 - - - POWRÓT C.O.
 - 16x2,0 ŚREDNICA PRZEWODU
 - NR POMIESZCZENIA, OBLICZENIOWA TEMPERATURA W POMIESZCZENIU, STRATA CIEPŁA POMIESZCZENIA SYMBOL GRZEJNIKA TYP/WYSOKOŚĆ [DŁUGOŚĆ]
 - 22K/600 1000 mm ZAWÓR TERMOSTATYCZNY Z NASTAWĄ WSTĘPNĄ
 - zaw. termost. 2,00 DN15 ZAWÓR RÓWNOWAŻĄCY
 - zaw. równoważący 2,10 obr. DN15 ZAWÓR RÓWNOWAŻĄCY
 - ZAWÓR ODCINAJĄCY

Magdalena Ochrymowicz SAN-PROJEKT ul. Czarnogórska 10/3, 30-638 Kraków			
Temat:	Opracowanie dokumentacji projektowej dla wykonania robót remontowych instalacji centralnego ogrzewania w budynku Urzędu Skarbowego w Zawierciu		
Obiekt:	URZĄD SKARBOWY W ZAWIERCIU ul. Leśna 8, 42-400 Zawiercie		
Investor:	Skarb Państwa - Izba Administracji Skarbowej w Katowicach, ul. Dąmrota 25, 40-022 Katowice	Data:	12.2019
Projektant:	mgr inż. Paweł Ochrymowicz	MAP/0442/PWOS/10	Podpis:
Sprawdzający:	mgr inż. Anna Kufel	MAP/0247/PWOS/12	
Opracował:	mgr inż. Magdalena Ochrymowicz mgr inż. Michał Mroczkowski		
Tytuł rysunku:	Instalacja centralnego ogrzewania. Rzut I piętra.		Skala: 1:100
Część rys.:	1/1	Sanitarna	Faza projektu: PROJEKT WYKONAWCZY
Numer rysunku:		3	



Projekt chroniony prawami autorskimi - © U 1994 N434 poz. 83. Wszelkie prawa zastrzeżone / All rights reserved. Powielanie, rozpowszechnianie, wykorzystanie, wprowadzanie zmian bez zgody posiadacza praw autorskich jest zabronione.

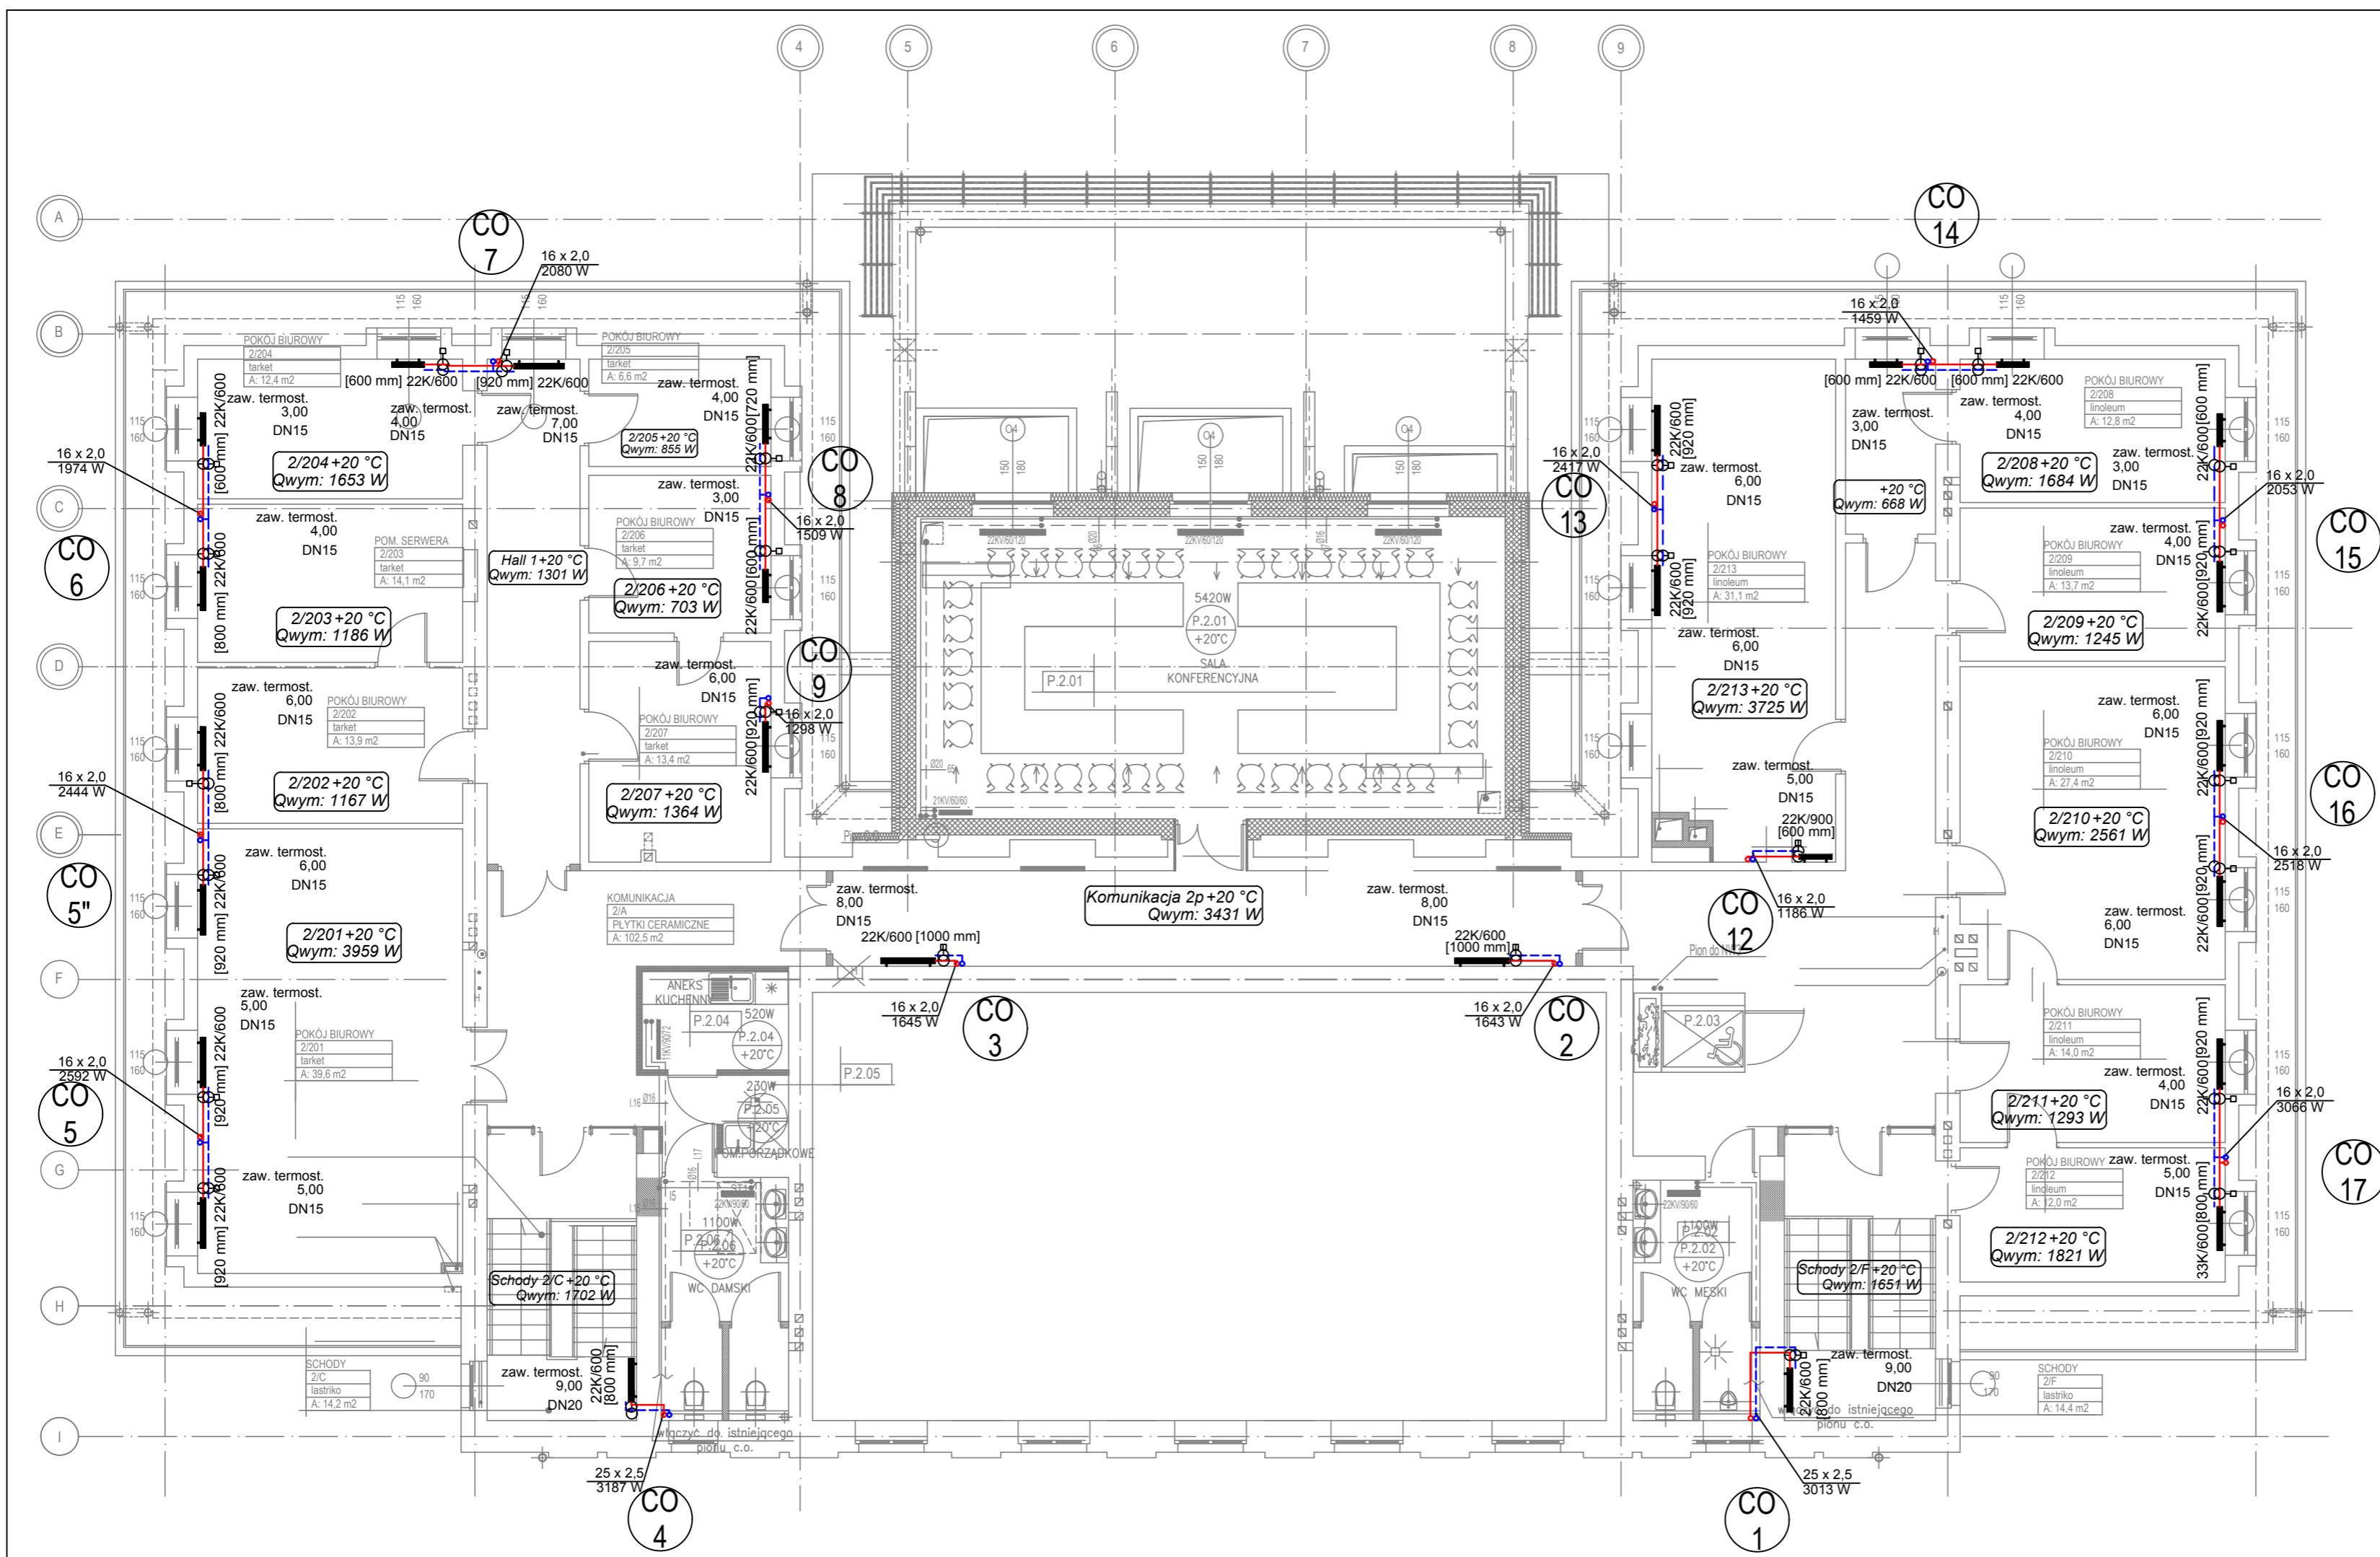

- LEGENDA:**
- CO 1 PION C.O.
 - ZASILANIE C.O.
 - - - POWRÓT C.O.
 - 16x2,0 ŚREDNICA PRZEWODU
 - NR POMIESZCZENIA, OBLICZENIOWA TEMPERATURA W POMIESZCZENIU, STRATY CIEPŁA POMIESZCZENIA
 - 22K/600 SYMBOL GRZEJNIKA
 - 1000 mm TYP/WYSOKOŚĆ [DŁUGOŚĆ]
 - zaw. termost. 2,00 DN15 ZAWÓR TERMOSTATYCZNY Z NASTAWĄ WSTĘPNĄ
 - zaw. równoważący 2,10 obr. DN15 ZAWÓR RÓWNOWAŻĄCY
 - OH ZAWÓR ODCINAJĄCY

Magdalena Ochrymowicz SAN-PROJEKT ul. Czarnogórska 10/3, 30-638 Kraków			
Temat:	Opracowanie dokumentacji projektowej dla wykonania robót remontowych instalacji centralnego ogrzewania w budynku Urzędu Skarbowego w Zawierciu		
Obiekt:	URZĄD SKARBOWY W ZAWIERCIU ul. Leśna 8, 42-400 Zawiercie		
Investor:	Skarb Państwa - Izba Administracji Skarbowej w Katowicach, ul. Damrota 25, 40-022 Katowice	Data:	12.2019
Projektant:	mgr inż. Paweł Ochrymowicz MAP/0442/PWOS/10	Numer uprawnień:	Podpis:
Sprawdzający:	mgr inż. Anna Kufel MAP/0247/PWOS/12		
Opracował:	mgr inż. Magdalena Ochrymowicz mgr inż. Michał Mroczkowski		
Tytuł rysunku:	Instalacja centralnego ogrzewania. Rzut II piętra.		Skala: 1:100
Część rys.:	1/1	Branża: Sanitarna	Faza projektu: PROJEKT WYKONAWCZY
Numer rysunku: 4			

Projekt chroniony prawami autorskimi - © U 1994 N24 poz. 82. Wszelkie prawa zastrzeżone / All rights reserved. Powielanie, rozpowszechnianie, wykorzystywanie, wprowadzanie zmian bez zgody posiadacza praw autorskich jest zabronione.

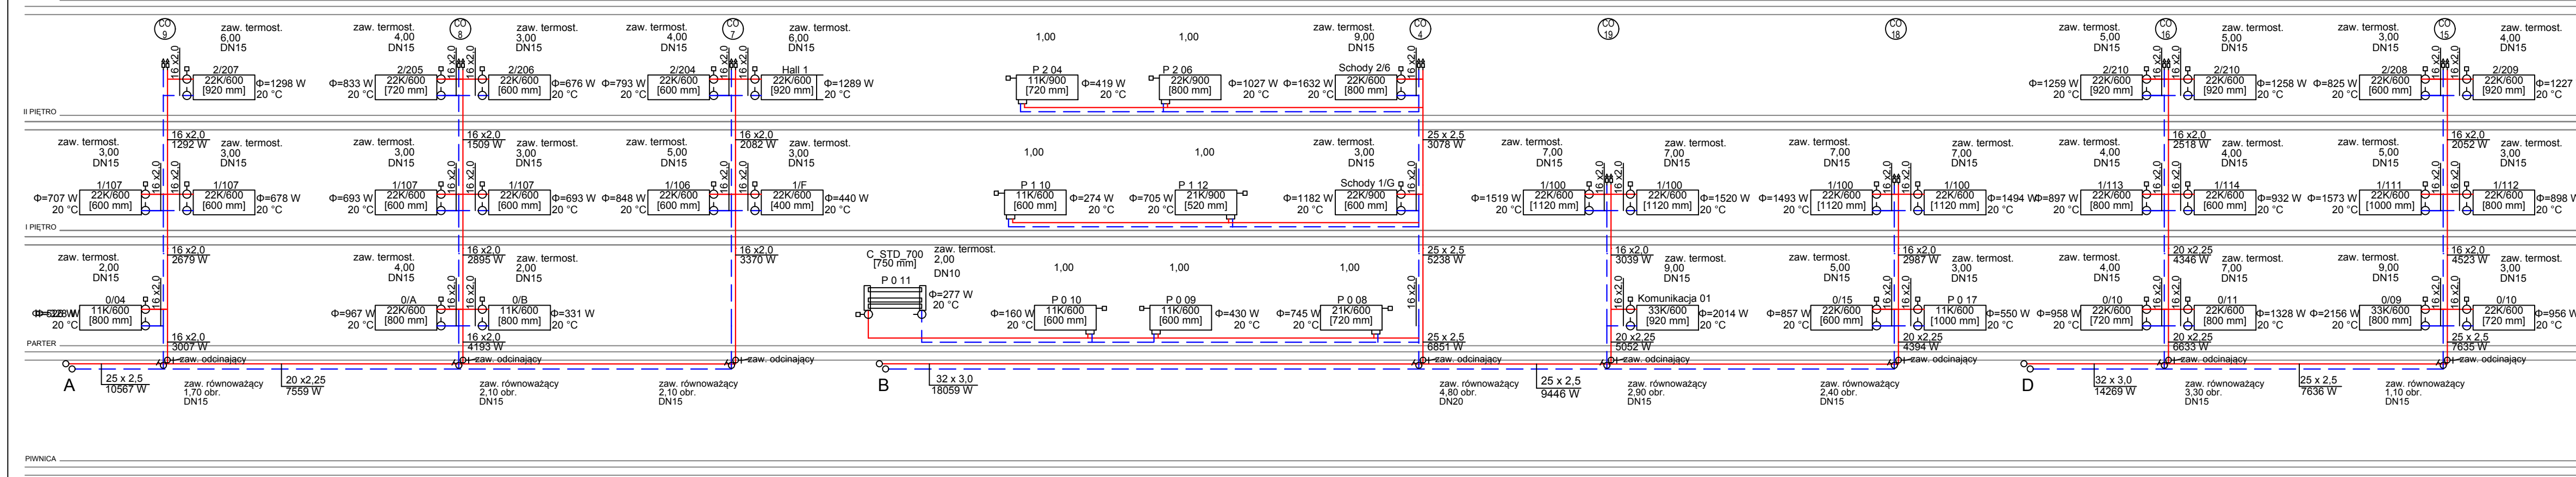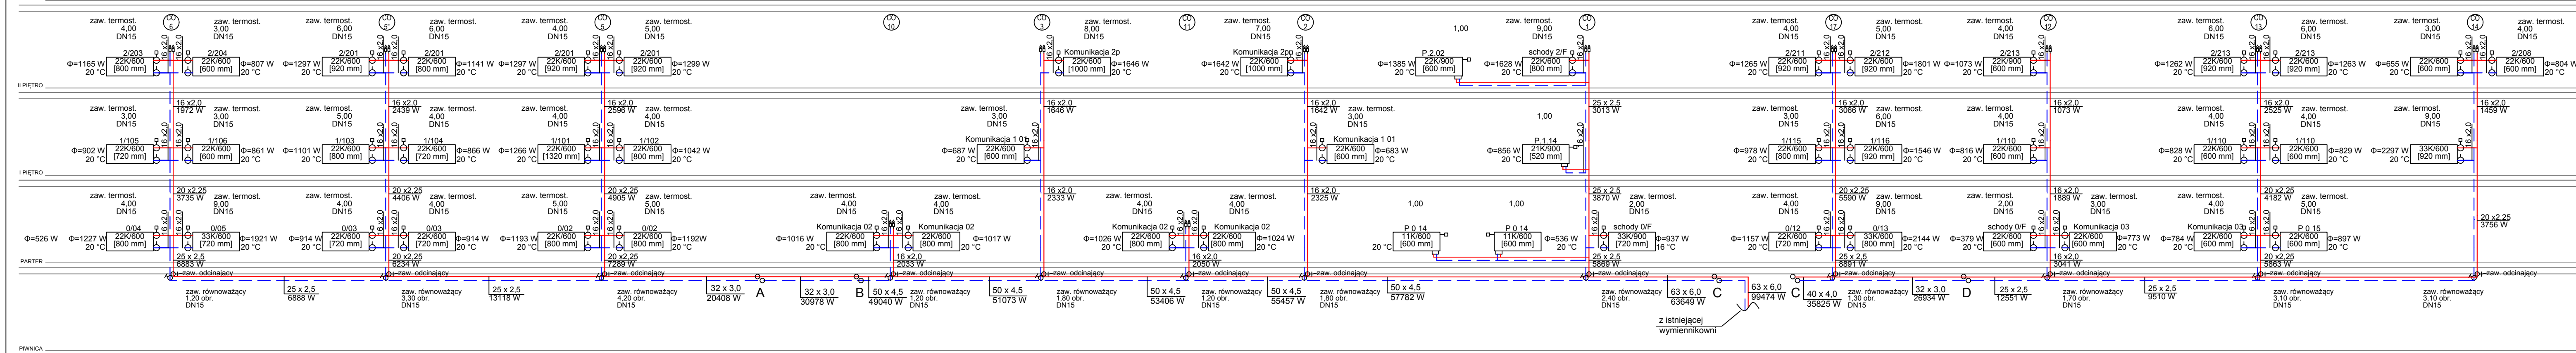

- LEGENDA:**
- PION C.O.
 - ZASILANIE C.O.
 - POWRÓT C.O.
 - ŚREDNICA PRZEWODU
 - SYMBOL GRZEJNIKA TYP/WYSOKOŚĆ [DŁUGOŚĆ]
 - ZAWÓR TERMOSTATYCZNY Z NASTAWĄ WSTĘPNĄ
 - ZAWÓR RÓWNOWAŻĄCY
 - ZAWÓR ODCINAJĄCY

Magdalena Ochrymowicz SAN-PROJEKT ul. Czarnogórska 10/3, 30-638 Kraków			
Temat:	Opracowanie dokumentacji projektowej dla wykonania robót remontowych instalacji centralnego ogrzewania w budynku Urzędu Skarbowego w Zawierciu		
Obiekt:	URZĄD SKARBOWY W ZAWIERCIU ul. Leśna 8, 42-400 Zawiercie		
Investor:	Skarb Państwa - Izba Administracji Skarbowej w Katowicach, ul. Damrota 25, 40-022 Katowice	Data:	12.2019
Projektant:	Imię i Nazwisko: mgr inż. Paweł Ochrymowicz Numer uprawnień: MAP/0442/PWOS/10	Podpis:	
Sprawdzający:	mgr inż. Anna Kufel MAP/0427/PWOS/12		
Opracował:	mgr inż. Magdalena Ochrymowicz mgr inż. Michał Mroczkowski		
Tytuł rysunku:	Rozwinięcie instalacji centralnego ogrzewania.		
Skala:			
Część rys.:	Brana:	Faza projektu:	Numer rysunku:
1/1	Sanitarna	PROJEKT WYKONAWCZY	5

Projekt chroniony prawami autorskimi. Dz.U. 1994 Nr 34 poz. 833. Wszelkie prawa zastrzeżone. All rights reserved. Powielanie, rozpowszechnianie, wykorzystywanie, wprowadzanie zmian bez zgody podателя praw autorskich jest zabronione!